

План 2-го этажа


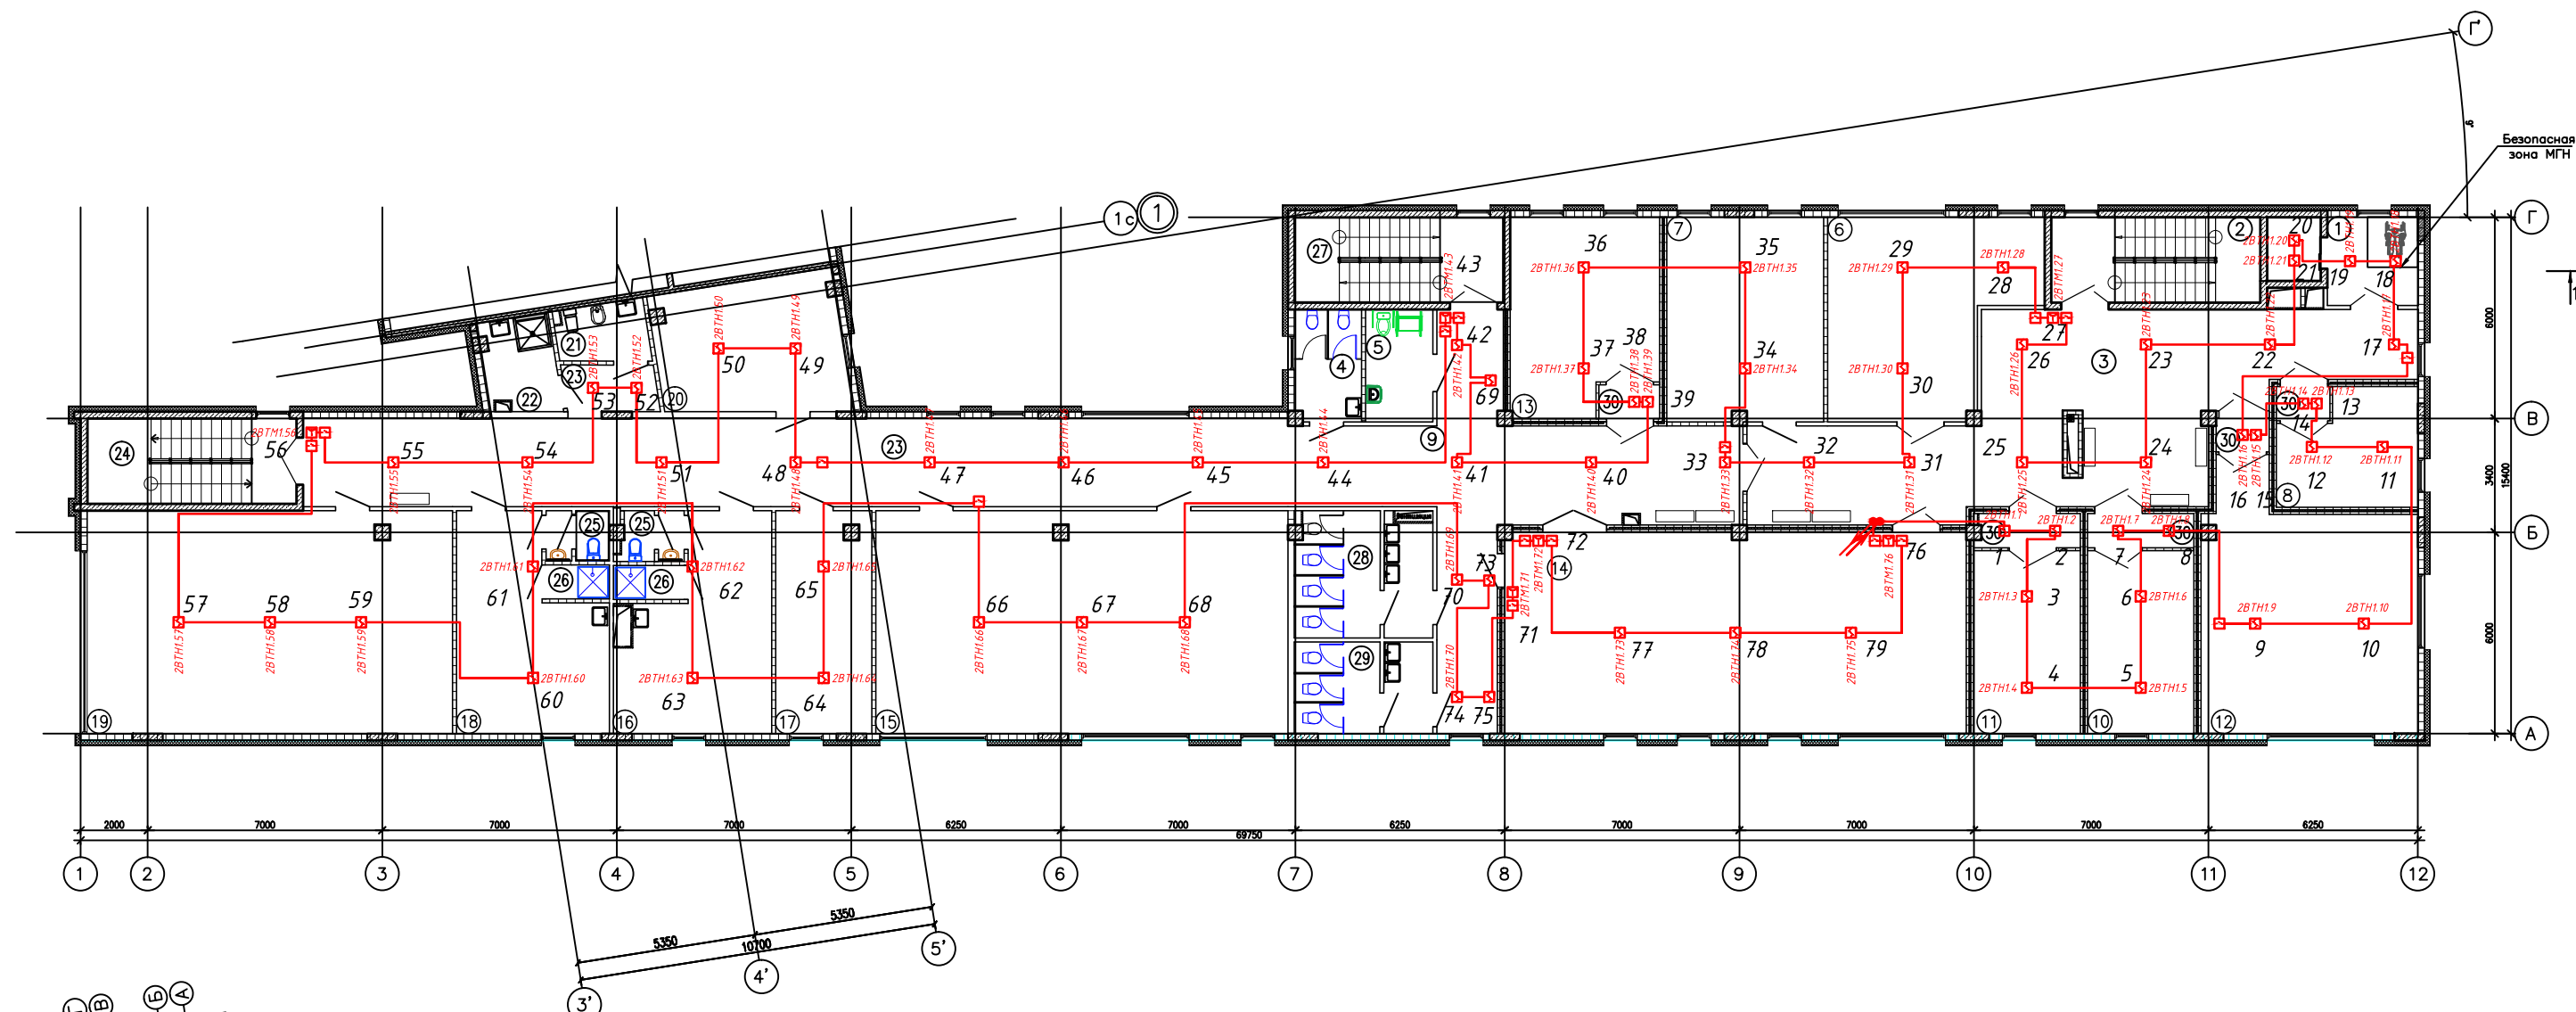


Схема здания

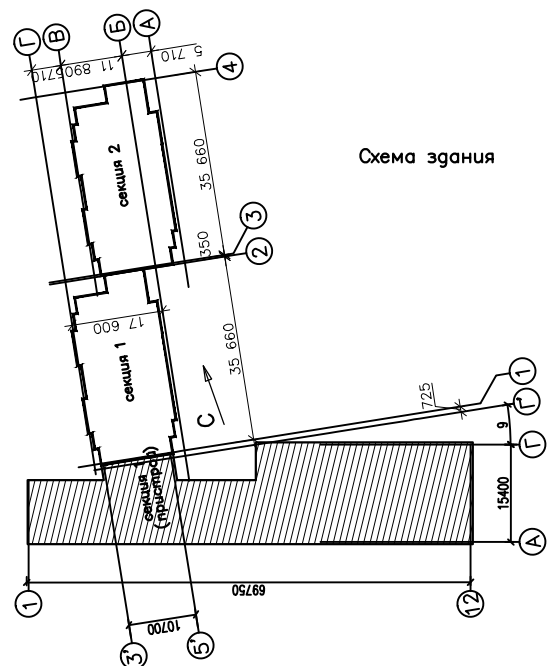

ЭКСПЛИКАЦИЯ ПОМЕЩЕНИЙ (начало)

Номер помеще- ния	Наименование	Площадь, м2	Категория помеще- ния
	Затаж Хореографическое и музыкальное отделение		
1	Лифтовой тамбур	7,13	
2	Лестничная клетка	15,56	
3	Коридор	72,85	
4	С/узел "Ж"	6,44	
5	С/узел "М", в том числе для МГН	6,46	
6	Класс групповых занятий (класс теоритических дисциплин) 16 чел.в группе	32,01	
7	Класс групповых занятий (класс теоритических дисциплин) 14 чел.в группе	28,02	
8	Класс индивидуальных занятий (класс фортепиано,	13,08	
9	синтезатора) 1 чел. Коридор	54,29	
10	Класс индивидуальных занятий (класс эстрадного и академического вокала) 1 чел.	17,02	
11	Класс индивидуальных занятий (класс скрипки и виолончели) 1 чел.	17,13	

ЭКСПЛИКАЦИЯ ПОМЕЩЕНИЙ (продолжение)

Номер помещения	Наименование	Площадь, м2	Категория помещения
2 этаж Хореографическое и музыкальное отделение			
<u>Музыкальное отделение</u>			
12	Класс для занятий хора. 22 чел.	44,49	
13	Класс индивидуальных занятий (класс духовых и народных инструментов) 12 чел.	24,35	
14	Зал для проведения мероприятий. 101 посад. место	82,06	
<u>Хореографическое отделение</u>			
15	Зал хореографии. 26 чел.	80,88	
16	Раздевалка "Ж"	24,06	
17	Костюмерная	18,49	
18	Раздевалка "М"	24,40	
19	Зал хореографии. 24 чел.	71,66	
20	Административный кабинет (учебная часть)	21,38	
21	Комната личной гигиены –с/узел "Ж" (КПД-С/У)	4,41	
22	Помещение уборочного инвентаря	5,65	В 4

ЭКСПЛИКАЦИЯ ПОМЕЩЕНИЙ (окончание)

Номер помещения	Наименование	Площадь, м ²	Категория помещения
2 этаж Хореографическое и музыкальное отделение			
23	Коридор	80,33	
24	Лестничная клетка	15,56	
25	С/узлы	4,90	
26	Душевые	3,20	
27	Лестничная клетка	15,56	
28	С/узел "Ж"	14,12	
29	С/узел "М"	10,65	
30	Танбур – шлязю при кабинетах для занятий музыкой		
	Итого:		

							01-21-ИОС. ОПС		
							Перепланировка нежилого помещения, расположенного по адресу: г. Тюмень, ул. Запоярная, д.9, для размещения детской школы искусств		
Изм.	Нум.	Лист	Надк.	Подпись	Дата		Стадия	Лист	Листов
Разраб.		Вещурицева,							
ГИП		Богданов					П	9	
Н.Колта		Клемяев				Система автоматической пожарной сигнализации. План 2 этажа	ООО "РОСПРОЕКТ"		